


SO 01 - REKONSTRUKCE VODOVODU UL. NA NIVECH
 110/6,6 PE 100 RC SDR 17 PN 10 dl. 120,5 m
 TLT 100 C100 dl. 1,7 m

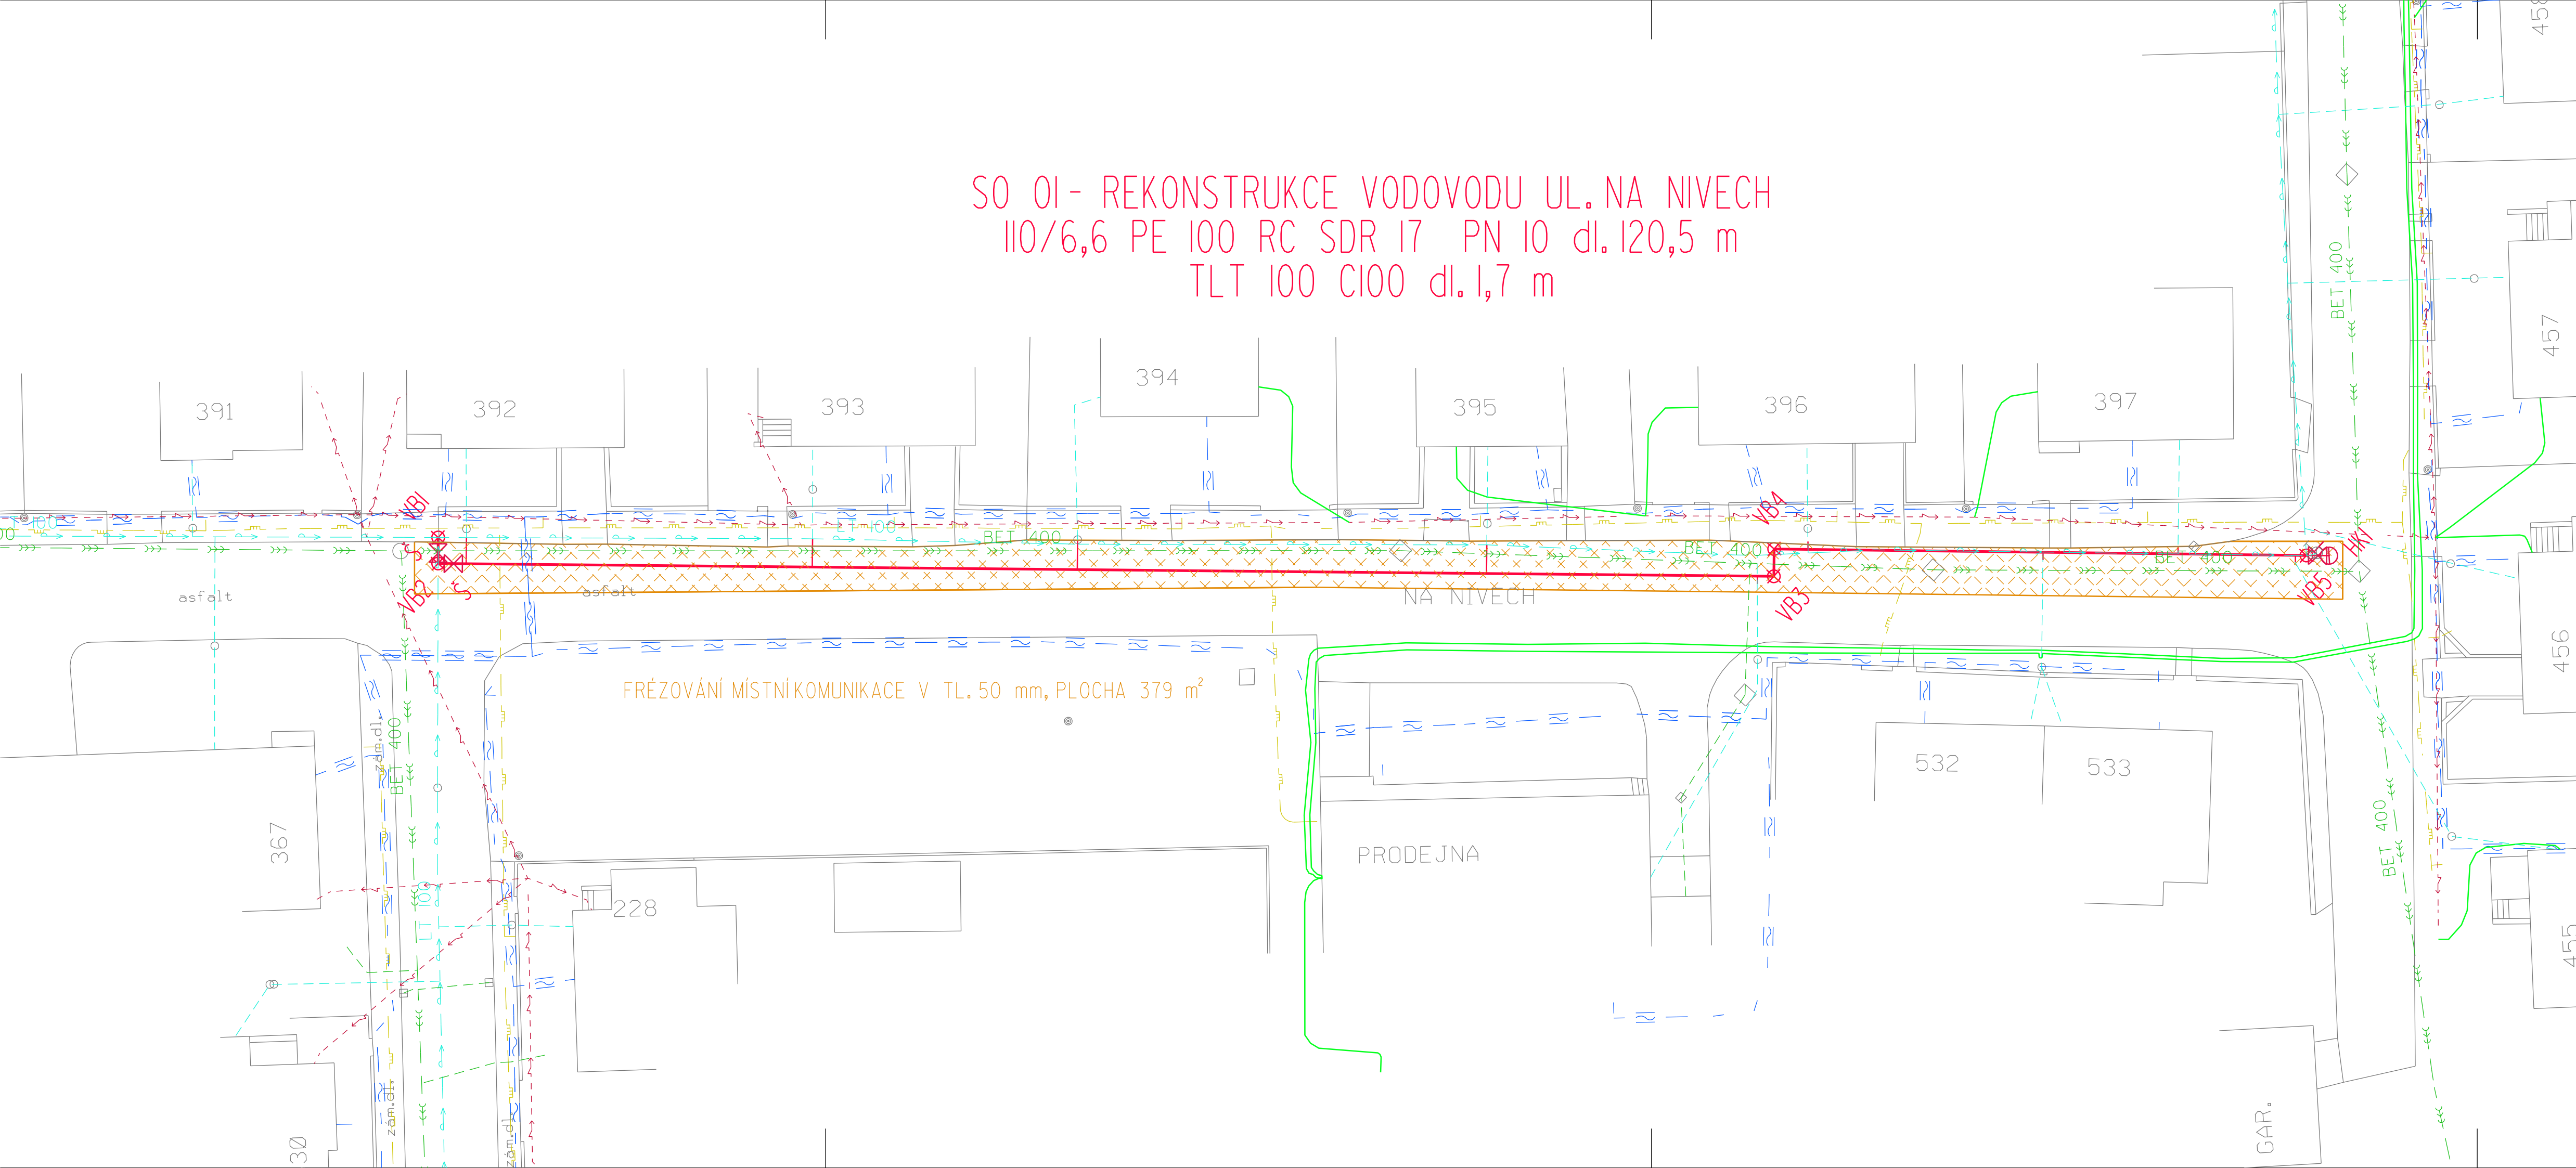

- LEGENDA:**
- NAVRHOVANÉ SÍŤE:**
- VODOVOD —
 - VODOVODNÍ PŘÍPOJKA —
 - FRÉZOVÁNÍ POVRCHU
- STÁVAJÍCÍ INŽ. SÍŤE:**
- KANALIZACE JEDNOTNÁ - - - - -
 - VODOVOD - - - - -
 - PLYNOVOD - - - - -
 - TELEFONNÍ KABELY - - - - -
 - EL. KABELY NN - - - - -
 - NADZEMNÍ VEDENÍ NN - - - - -
 - NADZEMNÍ VEDENÍ VN - - - - -

Průběh podzemních inženýrských sítí je zobrazen z podkladů správce sítí, před započítím zemních prací je průběh sítí nutné vyhledat detektorem.

Souřadnicový systém JTSK
 Výškový systém BPV

SO 01 - REKONSTRUKCE VODOVODU UL. NA NIVECH

Investor : SVK ZDÁRSKO	Vypracoval KAHOUN	Autorizovaný inženýr ING. NOVOTNÝ		
MĚŘÍN		Kraj : Vysočina		
Rekonstrukce vodovodu ul. Na Nivech, Otínská Dokumentace pro stavební povolení			Číslo zak.	2236
			Stupeň	DSP
Příloha : SITUACE		Měřítko : 1:250	Příloha č.:	D.1.2