


VZOROVÉ REZY - ULožENÍ KABELU DLE ČSN 73 6005

ZOBRAZUJE SE PŘÍKLADY ULožENÍ KABELU DLE ČSN 73 6005

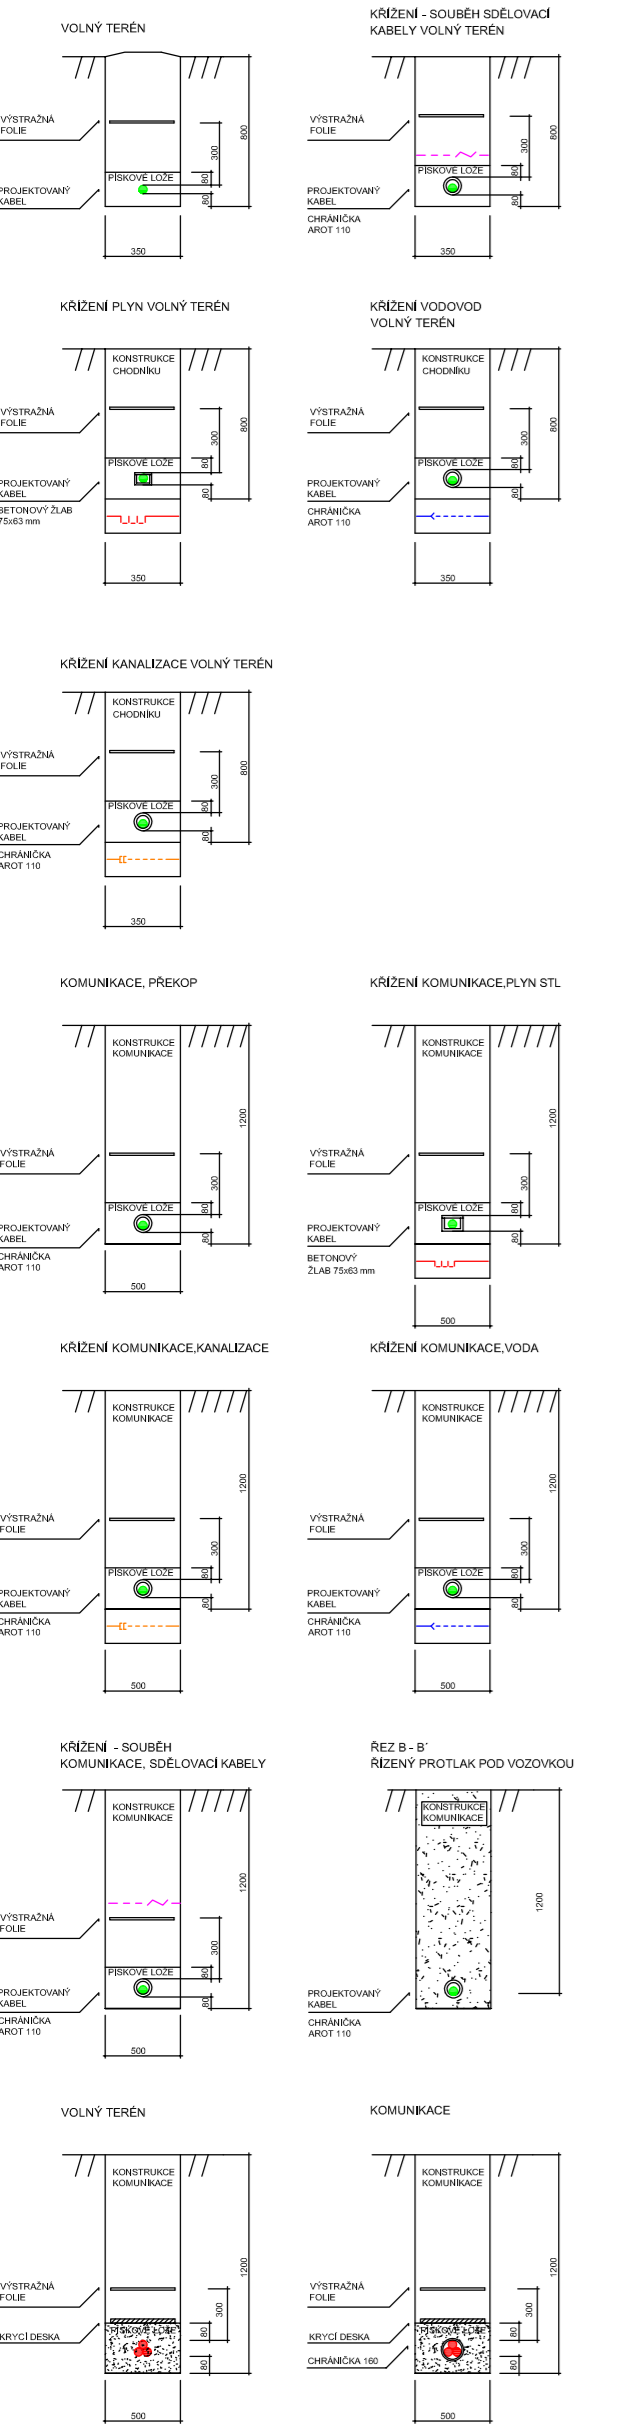

TS JEDNOTA 200443:
 1x NOVÝ ROZVADĚČ VN GA 3K 1TS-C
 1x NOVÁ KABELOVÁ PRUCHOVKA VN
 1x NOVÁ KABELOVÁ PRUCHOVKA NN
 1x DOPLNĚNÍ DO ROZVADĚČE NN POJISTKOVÝ ODPÍNAČ 400A
 1x DEMONTÁŽ A PŘESUNUTÍ STÁVAJÍCÍCH ROZVADĚČŮ VN GA 3K 1TS
 DO ZEMĚNĚ STRUKOVANÉ TS ŠKOLA 200453

- LEGENDA**
- STÁVAJÍCÍ VENKOVNÍ VEDENÍ NN
 - STÁVAJÍCÍ KABELOVÉ VEDENÍ NN
 - STÁVAJÍCÍ VENKOVNÍ VEDENÍ VN
 - STÁVAJÍCÍ KABELOVÉ SĎELOVACÍ VEDENÍ
 - NOVÉ KABELOVÉ VEDENÍ NN
 - NOVÉ VENKOVNÍ VEDENÍ NN
 - NOVÉ VENKOVNÍ VEDENÍ VN
 - NOVÉ KABELOVÉ VEDENÍ VN
 - DEMONTOVANÉ VEDENÍ NN
 - DEMONTOVANÉ VEDENÍ VN
 - CHRÁNIČKA DLE VZOROVÝCH REZŮ
 - PROTLAK
 - STÁVAJÍCÍ SKŘÍNĚ ROZPOJOVACÍ, SMÝKOVACÍ
 - NOVÉ SKŘÍNĚ, ROZPOJOVACÍ, SMÝKOVACÍ
 - PLYNOVOD STL
 - VODOVOD
 - KANALIZACE DEŠŤOVÁ
 - KANALIZACE SPÁSKOVÁ
 - TELEFON
 - TELEFON ZRUŠENÉ VEDENÍ, NEPROVOZOVANÉ SÍŤE
 - UZEMNĚNÍ STÁVAJÍCÍ NN, VN
 - UZEMNĚNÍ NOVÉ NN, VN
 - KABELOVÁ SPOJKA NN, VN
 - STÁVAJÍCÍ PODPĚRNÝ BOD NN, VN
 - NOVÝ PODPĚRNÝ BOD NN, VN
 - STÁVAJÍCÍ OMEZOVACÍ PŘEPĚTÍ NN, VN
 - NOVÉ OMEZOVACÍ PŘEPĚTÍ NN, VN

ZÁKLADNÍ ÚDAJE

PROSTORY Z HLEDISKA ÚRAZU EL. PROUDEM: NEBEZPEČNÉ
 STRIDÁVACÍ SÍŤ NN:
 3PEN, 50Hz, 400V/230V, TN-C


NAMŘAZOVÁ OBLAST: N5

OCHRANA PŘED NEBEZPEČNÝM DOTYKEM ŽIVÝCH ČÁSTÍ ROZVODNÝCH ZAŘÍZENÍ DO 1000V:
 POLOHOU DLE PNE 330000-1, ČL. 3.2.2.1,
 IZOLACÍ DLE PNE 330000-1, ČL. 3.2.2.4.

OCHRANA PŘED NEBEZPEČNÝM DOTYKEM NEŽIVÝCH ČÁSTÍ V PROSTORÁCH NEBEZPEČNÝCH:
 SAMOČINNÝM ODOPIVENÍM OD ZDROJE DLE DLE PNE 330000-1, ČL. 3.3.2.1,
 POLOHOU DLE PNE 330000-1, ČL. 3.3.2.1,
 IZOLACÍ PNE 330000-1, ČL. 3.3.2.3.

VNĚŠNÍ VLIVY PŮSOBÍCÍ NA ROZVODNÁ ZAŘÍZENÍ DISTRIBUČNÍ A PŘENOSOVÉ SOUSTAVY:
 STANOVUJE PNE 330000-2, TABULKA Č.5 A Č.6

VŠECHNY PODZEMNÍ SÍŤE JSOU ZAKRESLENY ORIENTAČNĚ, PŘED ZAHÁJENÍM ZEMNÍCH PRACÍ JE NUTNO ZABEZPEČIT JEJICH VYTÝČENÍ.

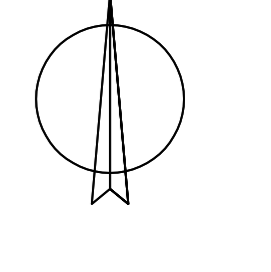

VEDOUcí PROJEKTANT RUDOLF MORAWITZ	PROJEKTANT MILAN VALA	ELprojekty, s.r.o. NÁMĚSTÍ 804 294 01 VELKÉ MEZŘÍČÍ tel.: +420 777 938 466 +420 566 622 246
KOLUJ Jyppolna		
MÍSTO STAVBY MĚŘNÝ PAR. 2, 1870, 118, 117, 115, 111, 84, 791, 830, 832, 135, 831, 82, 84, 13701 4551, 446, 4441, 4551, 4553, 4552, 443, 442, 439, 548, 550, 5502, 5507, k.ú. Měříč		DATUM 4/2017
INVESTOR E.ON, ČESKÁ REPUBLIKA s.r.o., F.A. GERSTNERA 21518, 370 49 ČESKÉ BUDĚJOVICE		ČÍSLO ZAKÁZKY 1040011767
MĚŘNÝ PROPOJ VN189 TS ŠKOLA - JEDNOTA		MĚŘÍTKO 1:500
CELKOVÁ SITUACE, ŘEZY VÝKOPEM		ČÍSLO VÝKRESU C.1